

Poświadczam, że niniejszy dokument został opracowany w wyniku prac geodezyjnych i kartograficznych, których rezultat zawiera operat techniczny wpisany do ewidencji materiałów państwowego zasobu geodezyjnego i kartograficznego

**PREZYDENT MIASTA KONINA**

15. 01. 2018

(Data wpisania operatu technicznego do ewidencji materiałów zasobu)


Hanna Szparaga  
Geodeta  
Katastru

(Imię, nazwisko i pozycja osoby reprezentującej organ)

P.3062.2018.33


(Identyfikator ewidencyjny materiału zasobu - operatu technicznego)

MAPA DO CELÓW PROJEKTOWYCH	
Oznaczenia kancelaryjne zgłoszenia pracy geodezyjnej	GM.6640.2.2018
Nazwa miejscowości	M. Konin
Jednostka ewidencyjna	306201_1
Identyfikator	M. Konin
Nazwa	M. Konin
Obręb ewidencyjny	0018
Identyfikator	Starówka
Nazwa	Starówka
Skala mapy	1: 500
Numer sekcji mapy:	85-16-(16-d-2); (16-d-1); (16-b-4); (16-b-3); (17-a-3); (17-c-1)
Nazwa układu	Prostokątnych płaskich
Układ współrzędnych	Układ wysokości
Oznaczenie granic obszaru, który był przedmiotem aktualizacji	Lokalny M. Konina
Informacje o służebności gruntowych mających wpływ na zagospodarowanie gruntów, zlokalizowanych w granicach projektowanej inwestycji	Kronsztad 60
Adres	Mapa do celów projektowych została wykonana bez ustalania obciążeń służebnościami gruntowymi ujawnionymi w KW
Data opracowania mapy	62-510 KONIN ul. Z. Urbanowskiej
mgr inż. Michał Sośnicki ul. Rataja 1/18 62-504 KONIN Tel. 063 2442239 kom. 608 688 732	08.01.2018
Michał Sośnicki Imię i nazwisko geodety uprawnionego	mgr inż. Michał Sośnicki geodeta uprawniony 62-504 Konin ul. Rataja 1/18 tel. 063 244 22 39 kom. 608 688 732 Pozwolenie nr 9815 NIP 6650029290. Regon 310146270

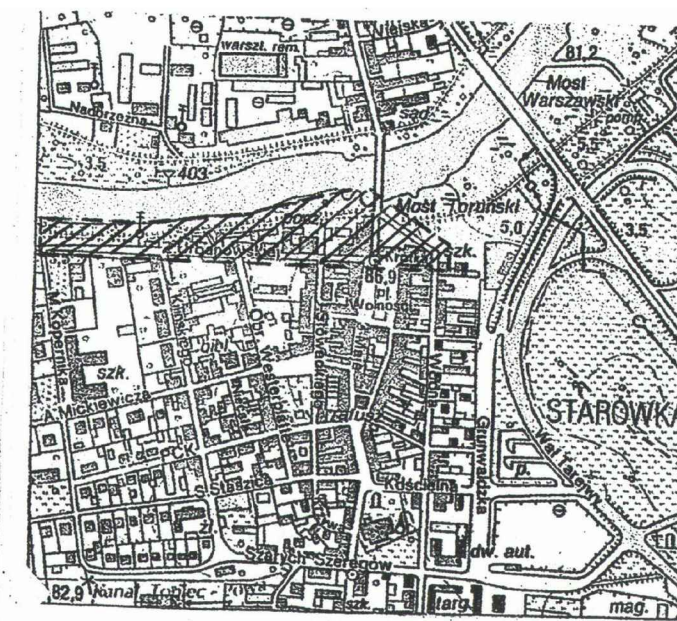

1. Projektowane przyłącze elektroenergetyczne niskiego napięcia GM.6630.285.2014
2. Projektowane przyłącze telekomunikacyjne GM.6640.46.2015
3. Projektowane przyłącze telekomunikacyjne GM.6630.118.2014

Nie wyklucza się istnienia w terenie innych nie wykazanych na niniejszej mapie urządzeń podziemnych które nie były zgłoszone do inwentaryzacji lub jest brak informacji w instytucjach branżowych.

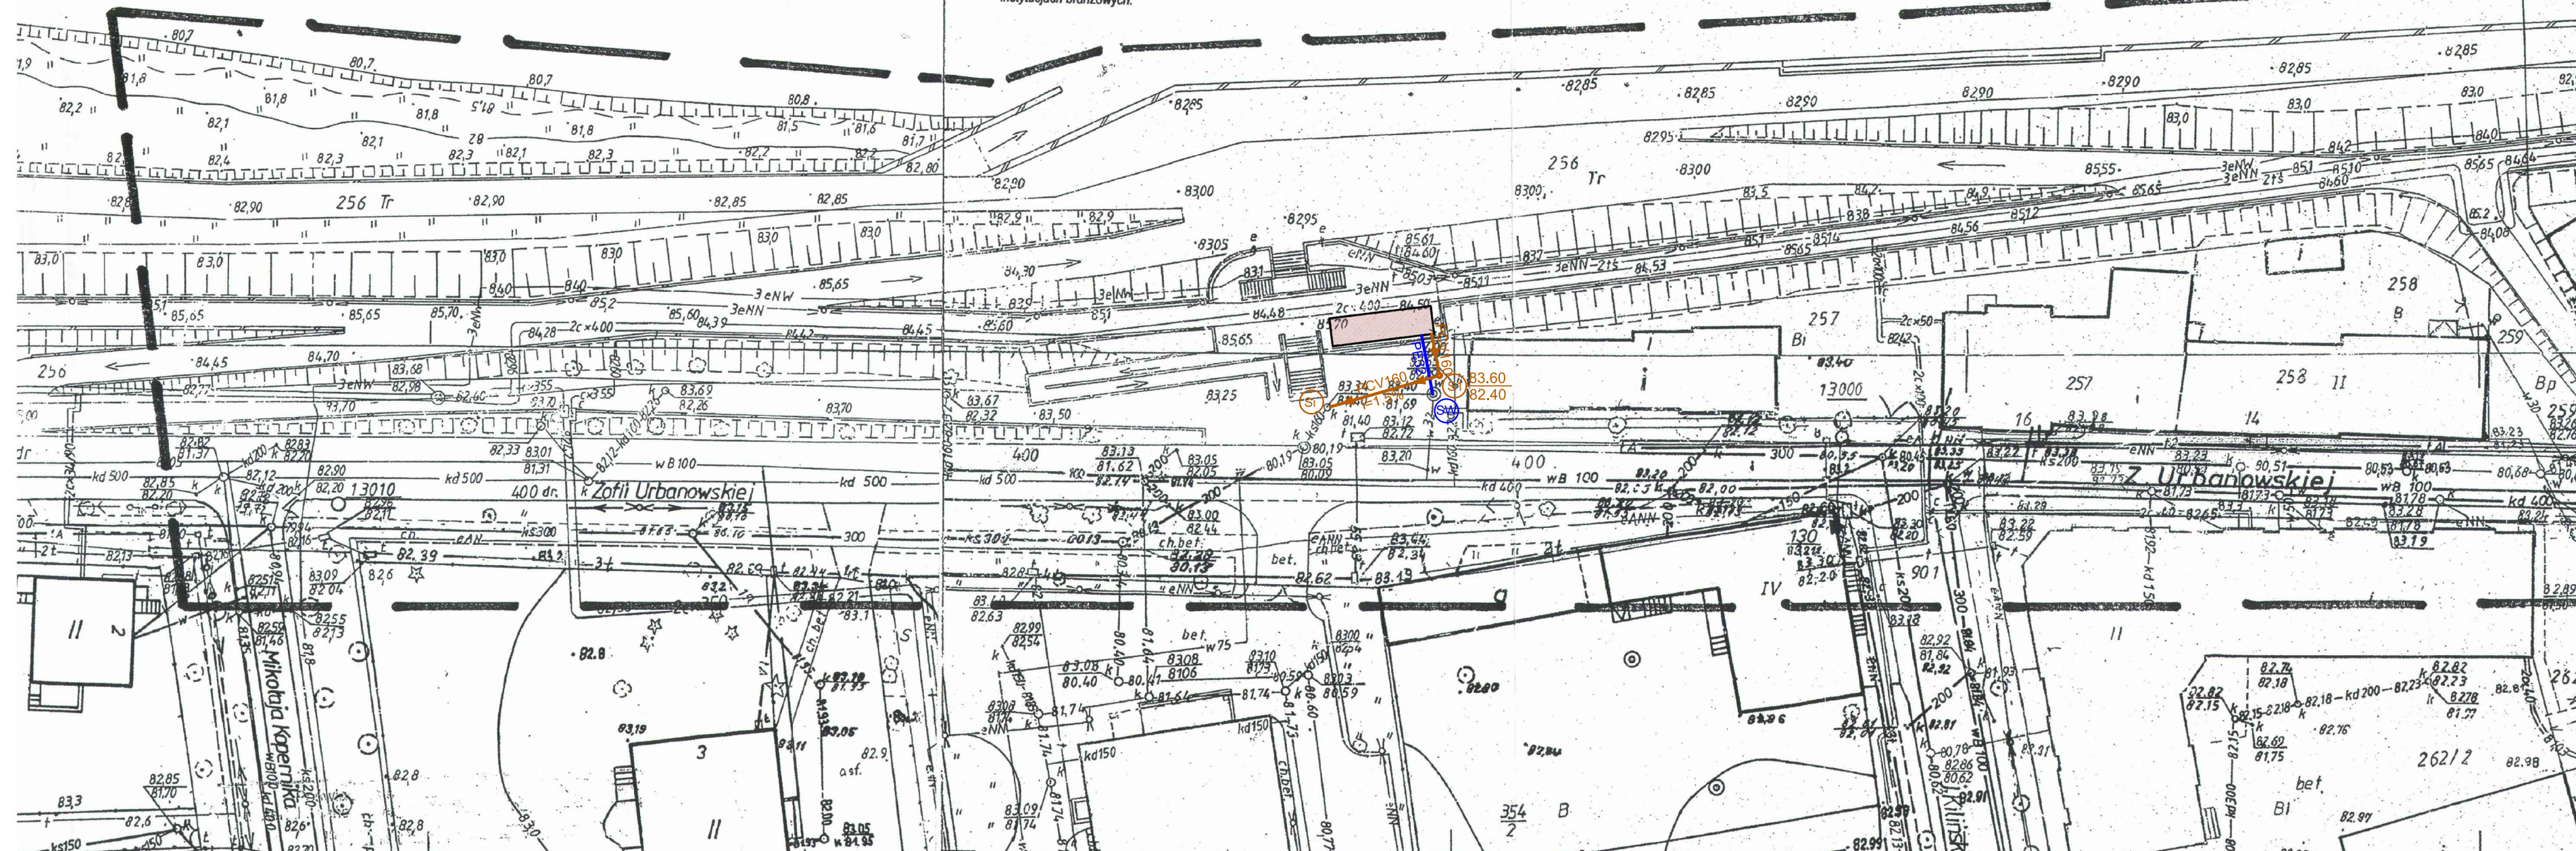

- LEGENDA:
- PROJ. KANALIZACJA SANITARNA
  - PROJ. PRZYŁĄCZE WODCIĄGOWE
  - Istniejąca studnia kanalizacji sanitarnej betonowa sr.1000mm
  - Projektowana studnia kanalizacji sanitarnej z tworzywa sztucznego sr.400mm
  - Istniejąca studnia wodomierzowa

AIG ARCHITEKCI S.C., Modła Kolonia 5D, 62-571 Stare Miasto	
TREŚĆ RYSUNKU: <b>PRZYŁĄCZA SANITARNE PLAN ZAGOSPODAROWANIA TERENU</b>	
TEMAT: BUDOWA PAVILIONU PORTOWEGO O FUNKCJI USŁUGOWEJ	
LOKALIZACJA: 62-500 Konin, Bulwar Nadwarszawski, ul. Zofii Urbanowskiej, działki ew. nr 256	
INWESTOR: Miasto Konin Plac Wolności 1 62-500 Konin	
FAZA: PROJEKT BUDOWLANY	
ZESPÓŁ PROJEKTOWY	IMIE I NAZWIŚKO UPRAWNIENIA - SPECJALNOŚĆ
PROJEKTANT:	PODPIS
mgr inż. arch. Andrzej Bielewski GPB.1.7342.28/98 specj. architektoniczna	
BRANZA SANITARNA	
PROJEKTOWAŁ:	mgr inż. Przemysław Gierwleńcic specj. instalacyjno- inżynierska specj. w instalacjach
OPRACOWAŁ:	mgr inż. Przemysław Gierwleńcic
SPRAWDZIŁ:	mgr inż. Edward Gierwleńcic specj. instalacyjno- inżynierska specj. w instalacjach
DATA:	NR RYSUNKU: PB/S/01
22.03.2018	SKALA: 1:500